


# PROJEKT ZAGOSPODAROWANIA TERENU SKALA 1:1000

## BUDOWA KANALIZACJI SANITARNEJ GRANICZYJNEJ ORAZ KOLEKTORA CIŚNIENIOWEGO Z POMPOWNIAMI W MIEJSCOWOŚCI KALNIKÓW-ETAP II GMINA STUBNO

ZESTAWIENIE RZĘDNYCH STUJENIEK - SPADKOWI I DŁUGOŚCI KANAŁU

NUMER STUJENKI	RZĘDNE DŁA (m)	ODM. STUJENKI (m)	MATERIAŁ SŁUPA (mm)	DŁUGOŚĆ (m)	SPADEK (%)	
B52	198.40	197.47	B52-B52	PCV 200	1=34.0 m	1=0.6
B150	198.50	197.64	B52-B150	PCV 200	1=10.0 m	1=1.5
B151	198.40	196.19	B150-B151	PCV 160	1=35.0 m	1=1.5
B152	198.50	196.33	B151-B152	PCV 160	1=8.0 m	1=1.5

### UKŁAD PLANÓW

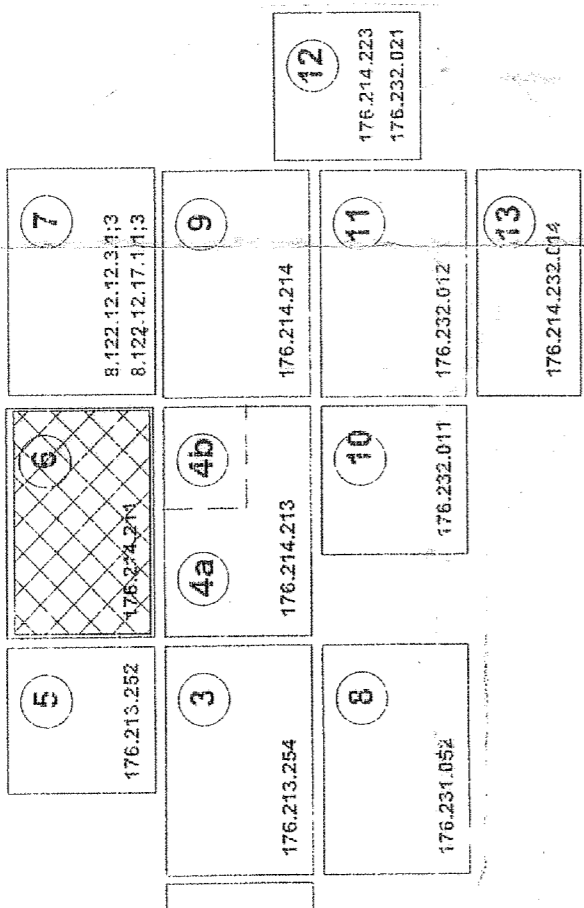


**STAROSTA PRZEMYSKI**  
**ZESPÓŁ UZGADNIANA**  
**PORUCHNIACI PRZEPROJEKTOWEJ**

Na podstawie art. 23 ust. 1 ustawy z dnia 11 stycznia 1989 r. o Gminnym Zarządzie Miejskim, Zarząd Miejski nr 122/2014 z dnia 24.01.2014 r. podjął uchwałę o poddaniu uchwalenia projektu zagospodarowania terenu do zatwierdzenia przez Radę Miejską w dniu 24.01.2014 r.

**Wzrost: 198.50, 198.50**

**Wzrost: 198.50, 198.50**

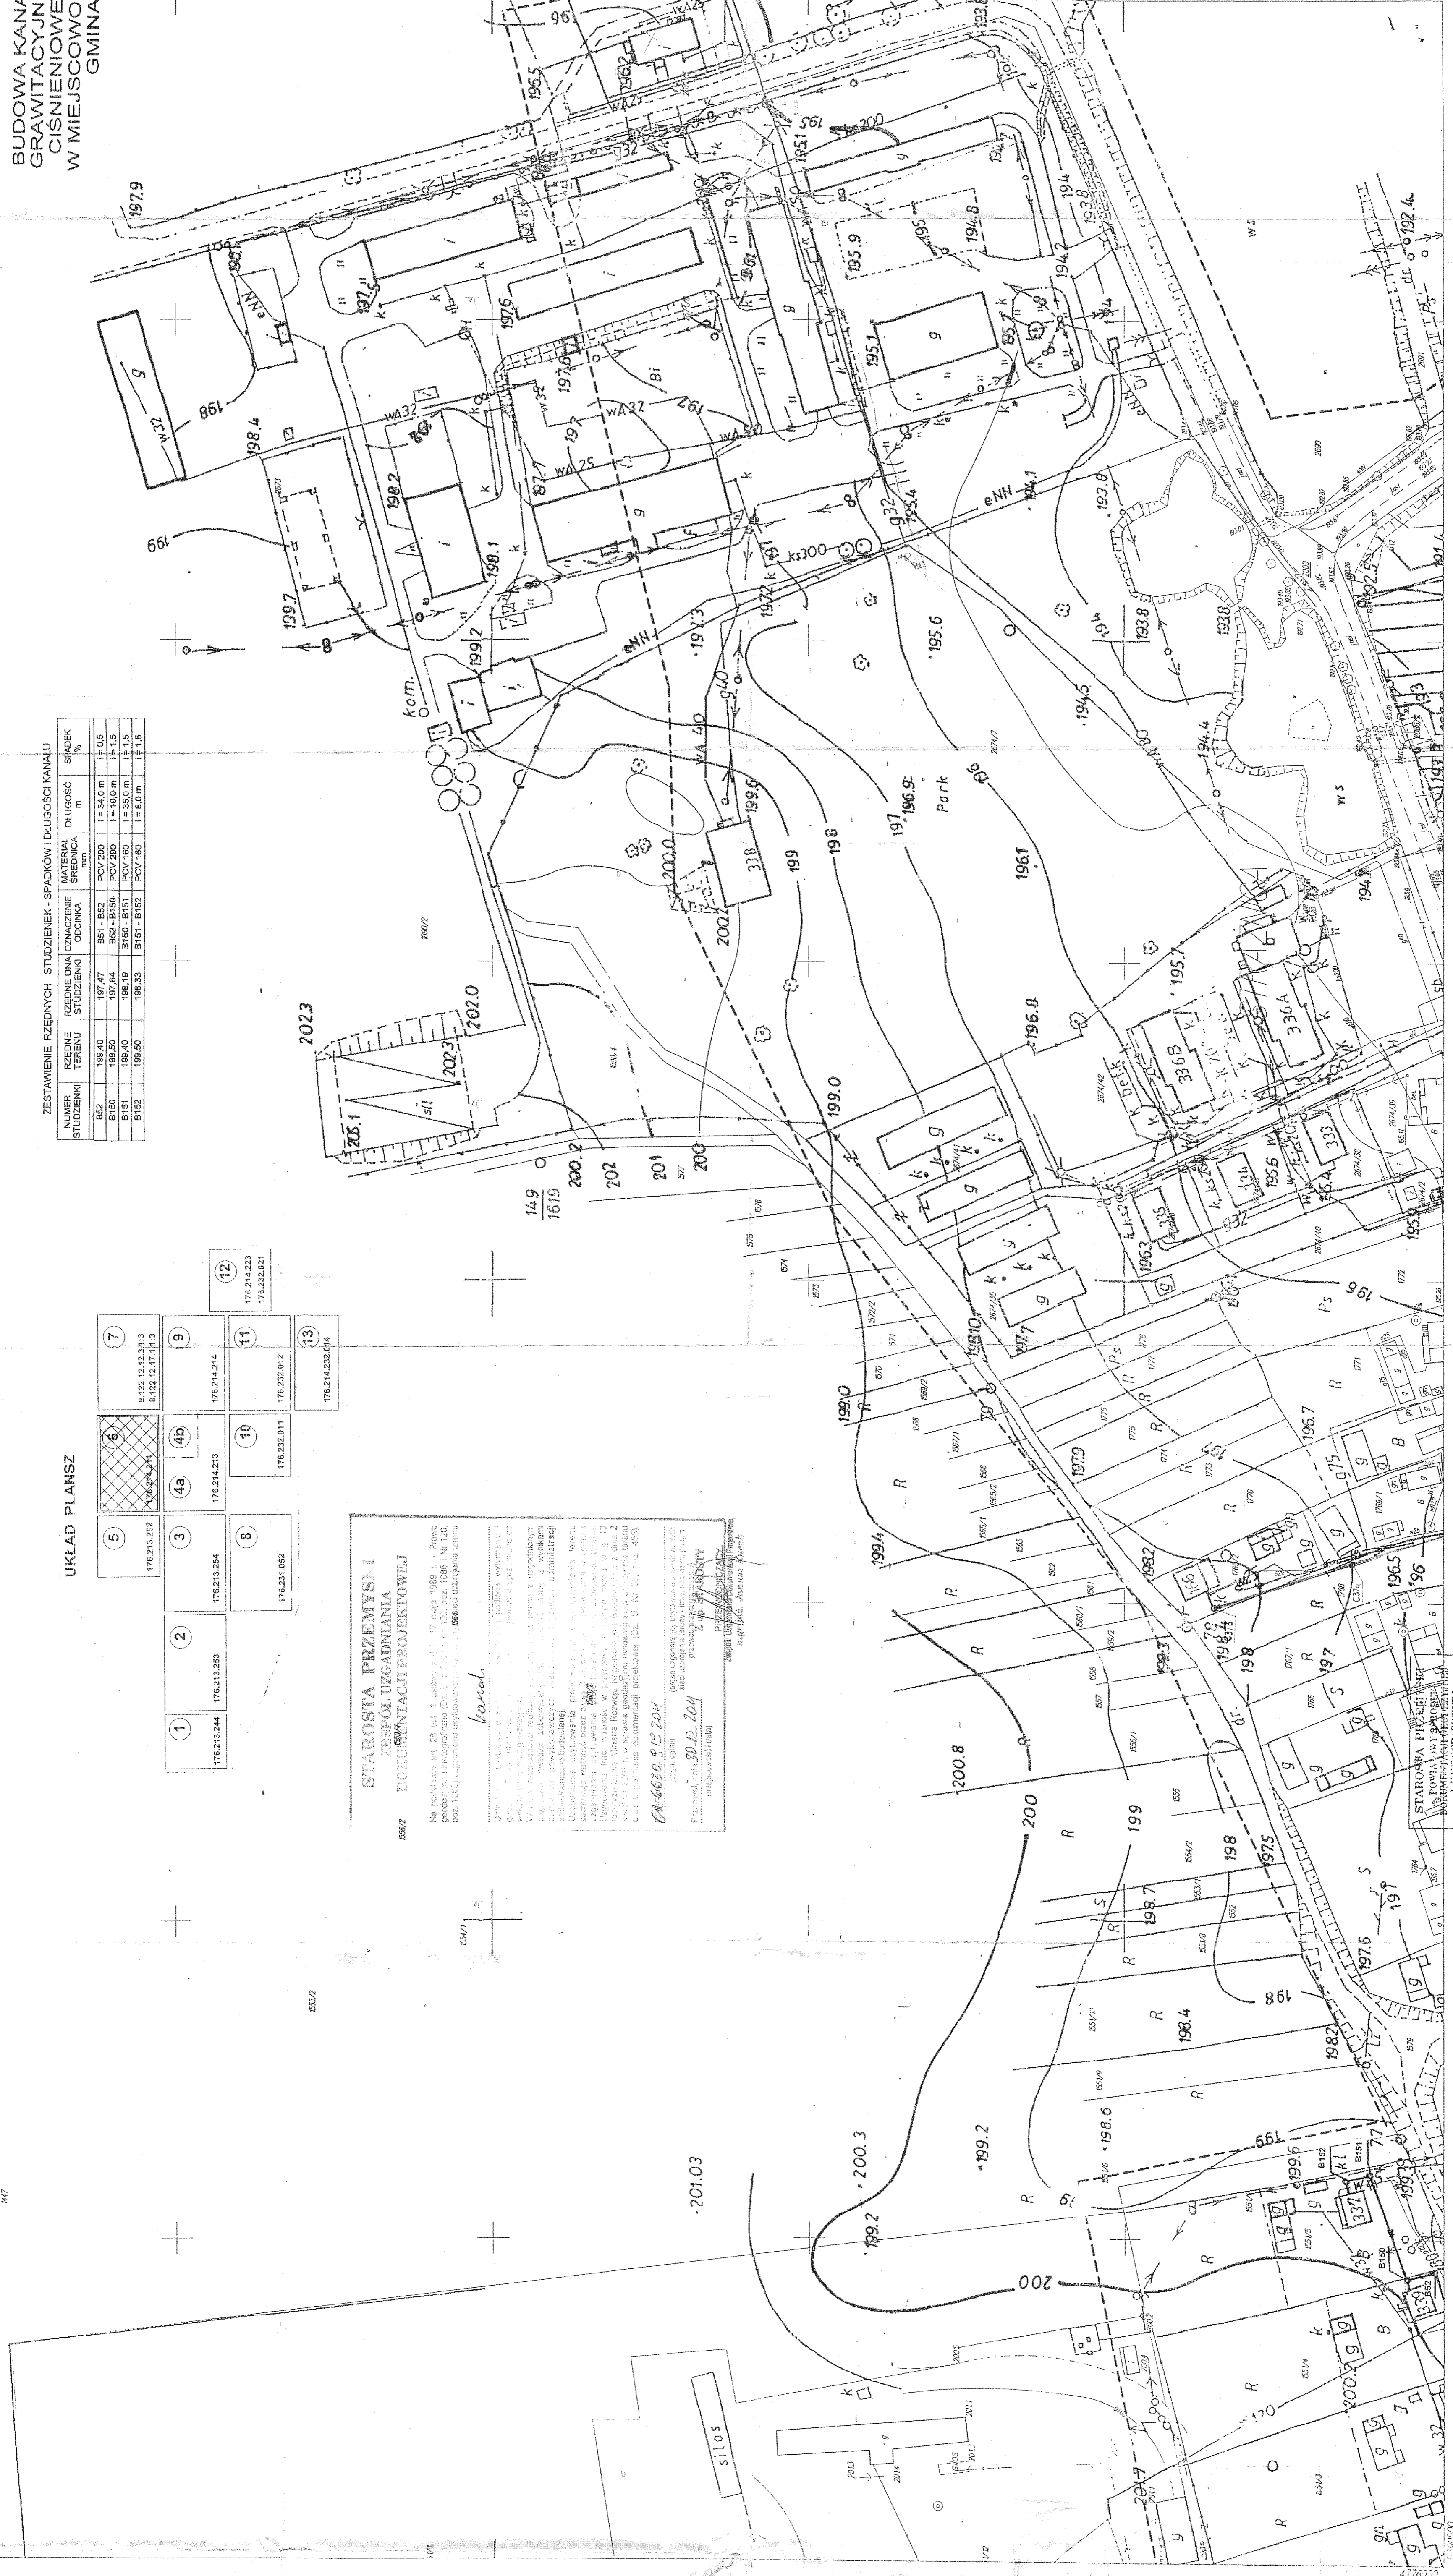

STAROSTA PRZEMYSKI  
Zarząd Miejski nr 122/2014 z dnia 24.01.2014 r.

**PROJEKT ZAGOSPODAROWANIA TERENU**

BUDOWA KANALIZACJI SANITARNEJ GRANICZYJNEJ ORAZ KOLEKTORA CIŚNIENIOWEGO Z POMPOWNIAMI W MIEJSCOWOŚCI KALNIKÓW - ETAP II		
PROJEKT ZAGOSPODAROWANIA TERENU 1:1000		
GMINA STUBNO		
SP-123 STUBNO		
WITOLD SIKORA		
TABELEK REDAKCJA Nr 001 PRZEPROJEKTOWA		
24.01.2014		
NORBERT KORONOWICZ Nr 001 PODKONTRAKTOR		
6		

**LEGENDA:**

- PROJEKTOWANA KANALIZACJA SANITARNIA
- PROJEKTOWANE PRZYŁĄCZA KANALIZACJI SANITARNEJ
- PROJEKTOWANE STUJENKI REMIZOWANE
- GRANICE OPRACOWANIA

Wzrost: 198.50, 198.50

Niniejsza mapa może służyć do celów projektowych.

Projekt wykonany w oparciu o dane techniczne i rysunki wydane przez podwykonawcę i nie gwarantujemy ich kompletności i poprawności.

**Wzrost: 198.50, 198.50**

Mapa do celów projektowych  
w. Kalników  
gm. Stubno  
1:1000  
176.214.2.11  
14.01.2014

Upr. nr 14372

Mapa poboczna unikatowa