


**PROJEKT Zagospodarowania Terenu**  
**SKALA 1:1000**

**BUDOWA KANALIZACJI SANITARNEJ GRAWITACYJNEJ ORAZ KOLEKTORA CIŚNIENIOWEGO Z POMPOWNIAMI W MIEJSCOWOŚCI KALNIKÓW-ETAP II GMINA STUBNO**

ZESTAWIENIE RZĘDNYCH STUJZIENEK - SPADKÓW I DŁUGOŚCI KANAŁU

| NUMER STUJZIENKI | POZIOMY | WYSOKOŚĆ    | WYSOKOŚĆ ŚREDNIA | DŁUGOŚĆ    | SPADOK  |
|------------------|---------|-------------|------------------|------------|---------|
| B52              | 197,47  | B51 - B52   | PCV 200          | 1 = 24,0 m | i = 0,5 |
| B115             | 199,40  | B52 - B115  | PCV 200          | 1 = 10,0 m | i = 2,5 |
| B112             | 199,40  | B115 - B112 | PCV 160          | 1 = 8,0 m  | i = 1,5 |


UKŁAD PLANÓW

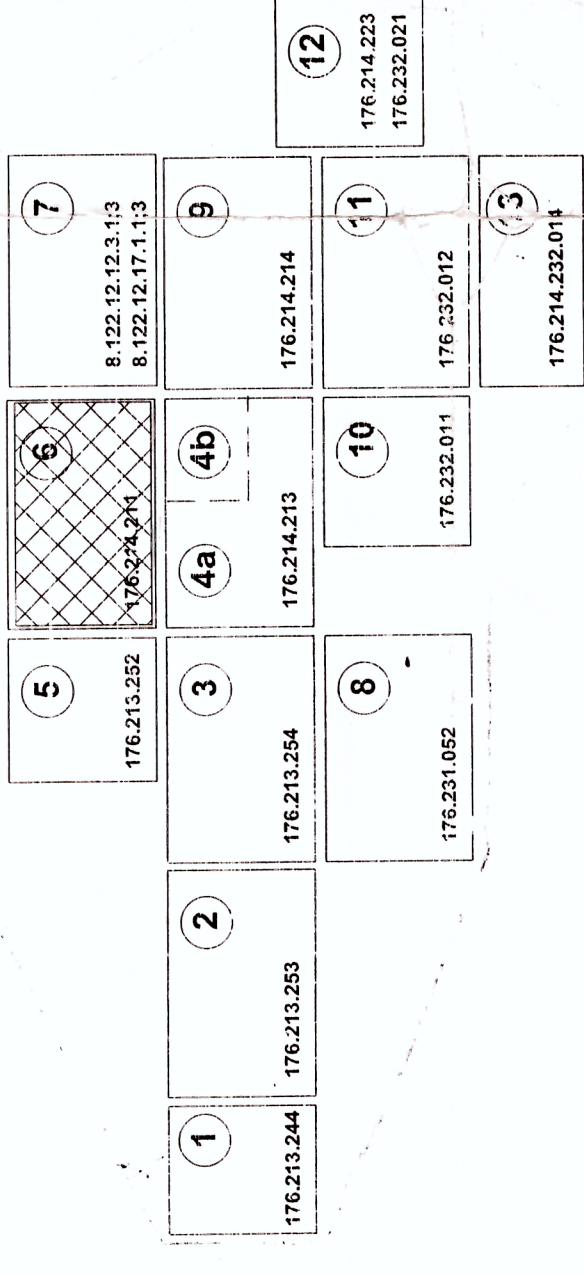

**STAROSTA PRZEMYSKI**  
**ZESPOŁ UZGABNIANIA**  
**DOUMENTACJI PROJEKTOWEJ**

16.06.2011 r. 11:20

68-630-915-701

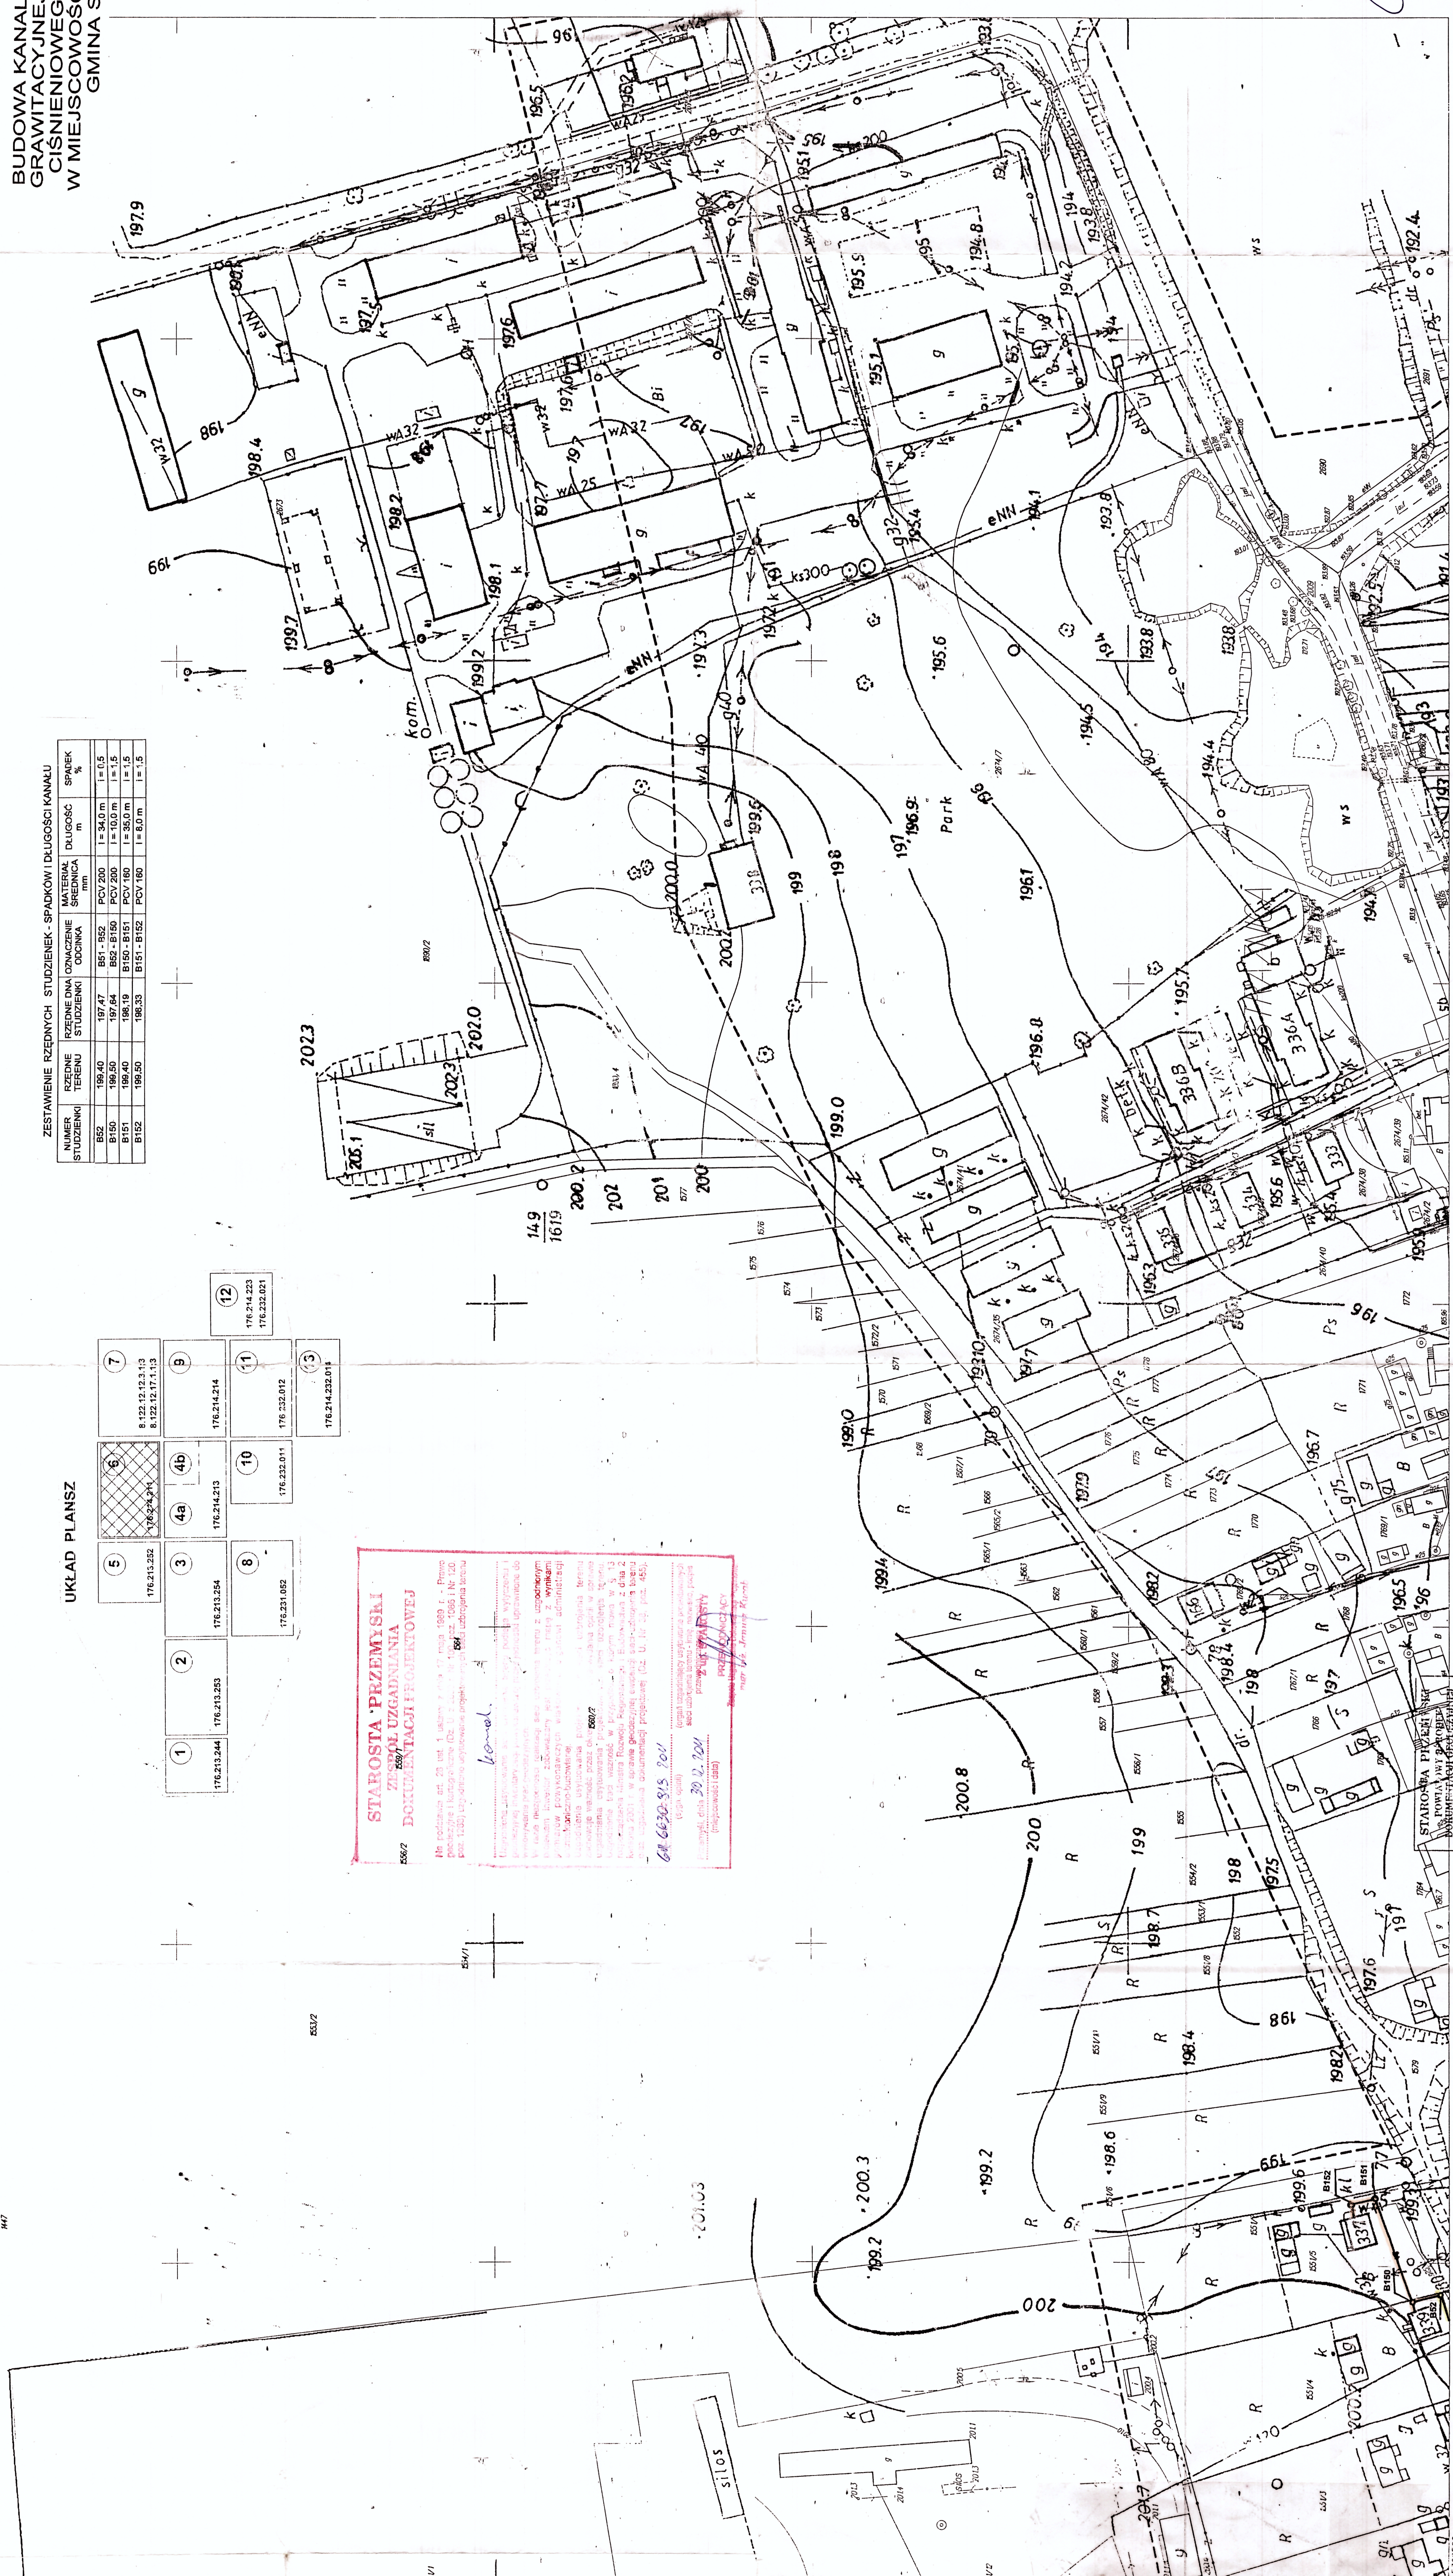

**BUDOWA KANALIZACJI SANITARNEJ GRAWITACYJNEJ ORAZ KOLEKTORA CIŚNIENIOWEGO Z POMPOWNIAMI W MIEJSCOWOŚCI KALNIKÓW-ETAP II**  
PROJEKT Zagospodarowania Terenu 1:1000  
MIASTO STUBNO  
UL. 11.3011

WITOLD BENO  
TABELIZACJA, Nr upr. PODKOPCZANOWE  
NOBROT KORCOWNICZ, Nr upr. PODKOPCZANOWE

STAROSTA PRZEMYSKI  
Zaawertaniam projekta topograficznego  
Odczytaniem planu 1:1000  
Dopełnieniem planu 1:1000  
Z dnia 22.06.2011  
22.06.2011

inż. Stanisław Kuciel  
ul. 11.3011, Stubno

**LEGENDA :**

- PCV 200
- PCV 160
- AS
- PROJEKTOWANA KANALIZACJA SANITARNA
- PROJEKTOWANE PRZYŁĄCZA KANALIZACJI SANITARNEJ
- PROJEKTOWANE STUJZIENKI REWIZYJNE
- GRANICE OPRACOWANIA

**STAROSTA PRZEMYSKI**  
**WITOLD BENO**  
**NOBROT KORCOWNICZ**

Mapa do celów projektowych  
w Kalników gm. Stubno  
1:1000  
176.214-211

24.01.08  
44.01.08

Mapa inżynierska wykonana